
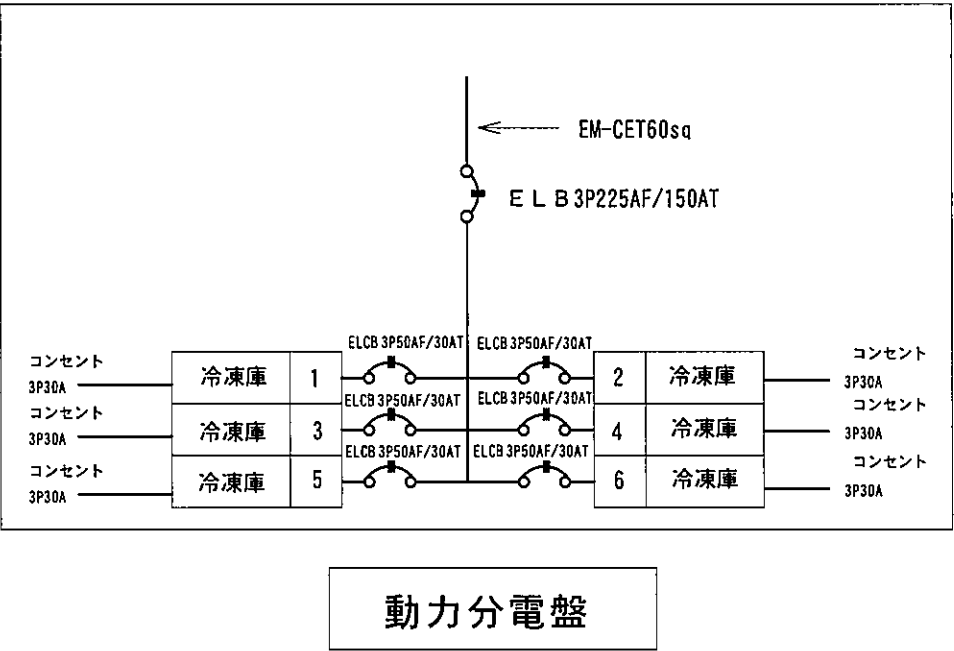
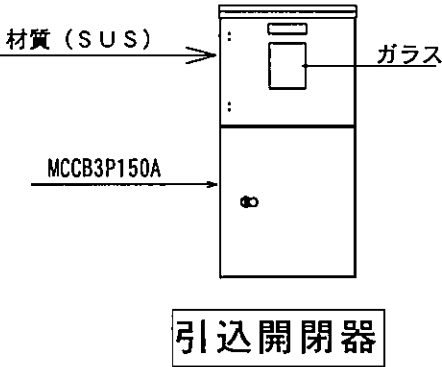
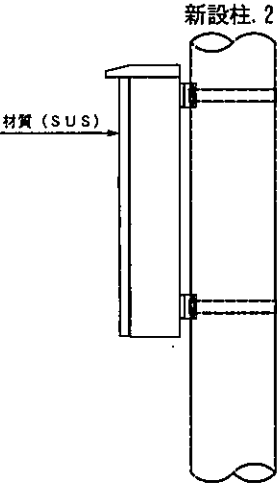


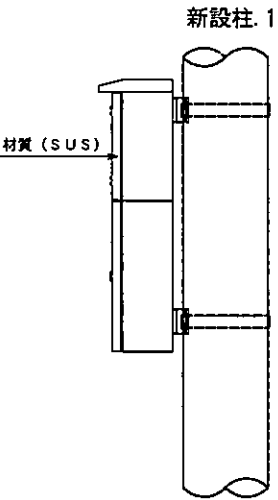

特 記

発注者  
沖縄県花卉園芸農業協同組合

監督員

管理技術者

調査員



工事名称  
花卉集荷場コンテナ電気配線工事

工事場所  
久米島町字兼城港内


図面名称

図面番号  
分電盤結線図

縮尺  
NO SCALE

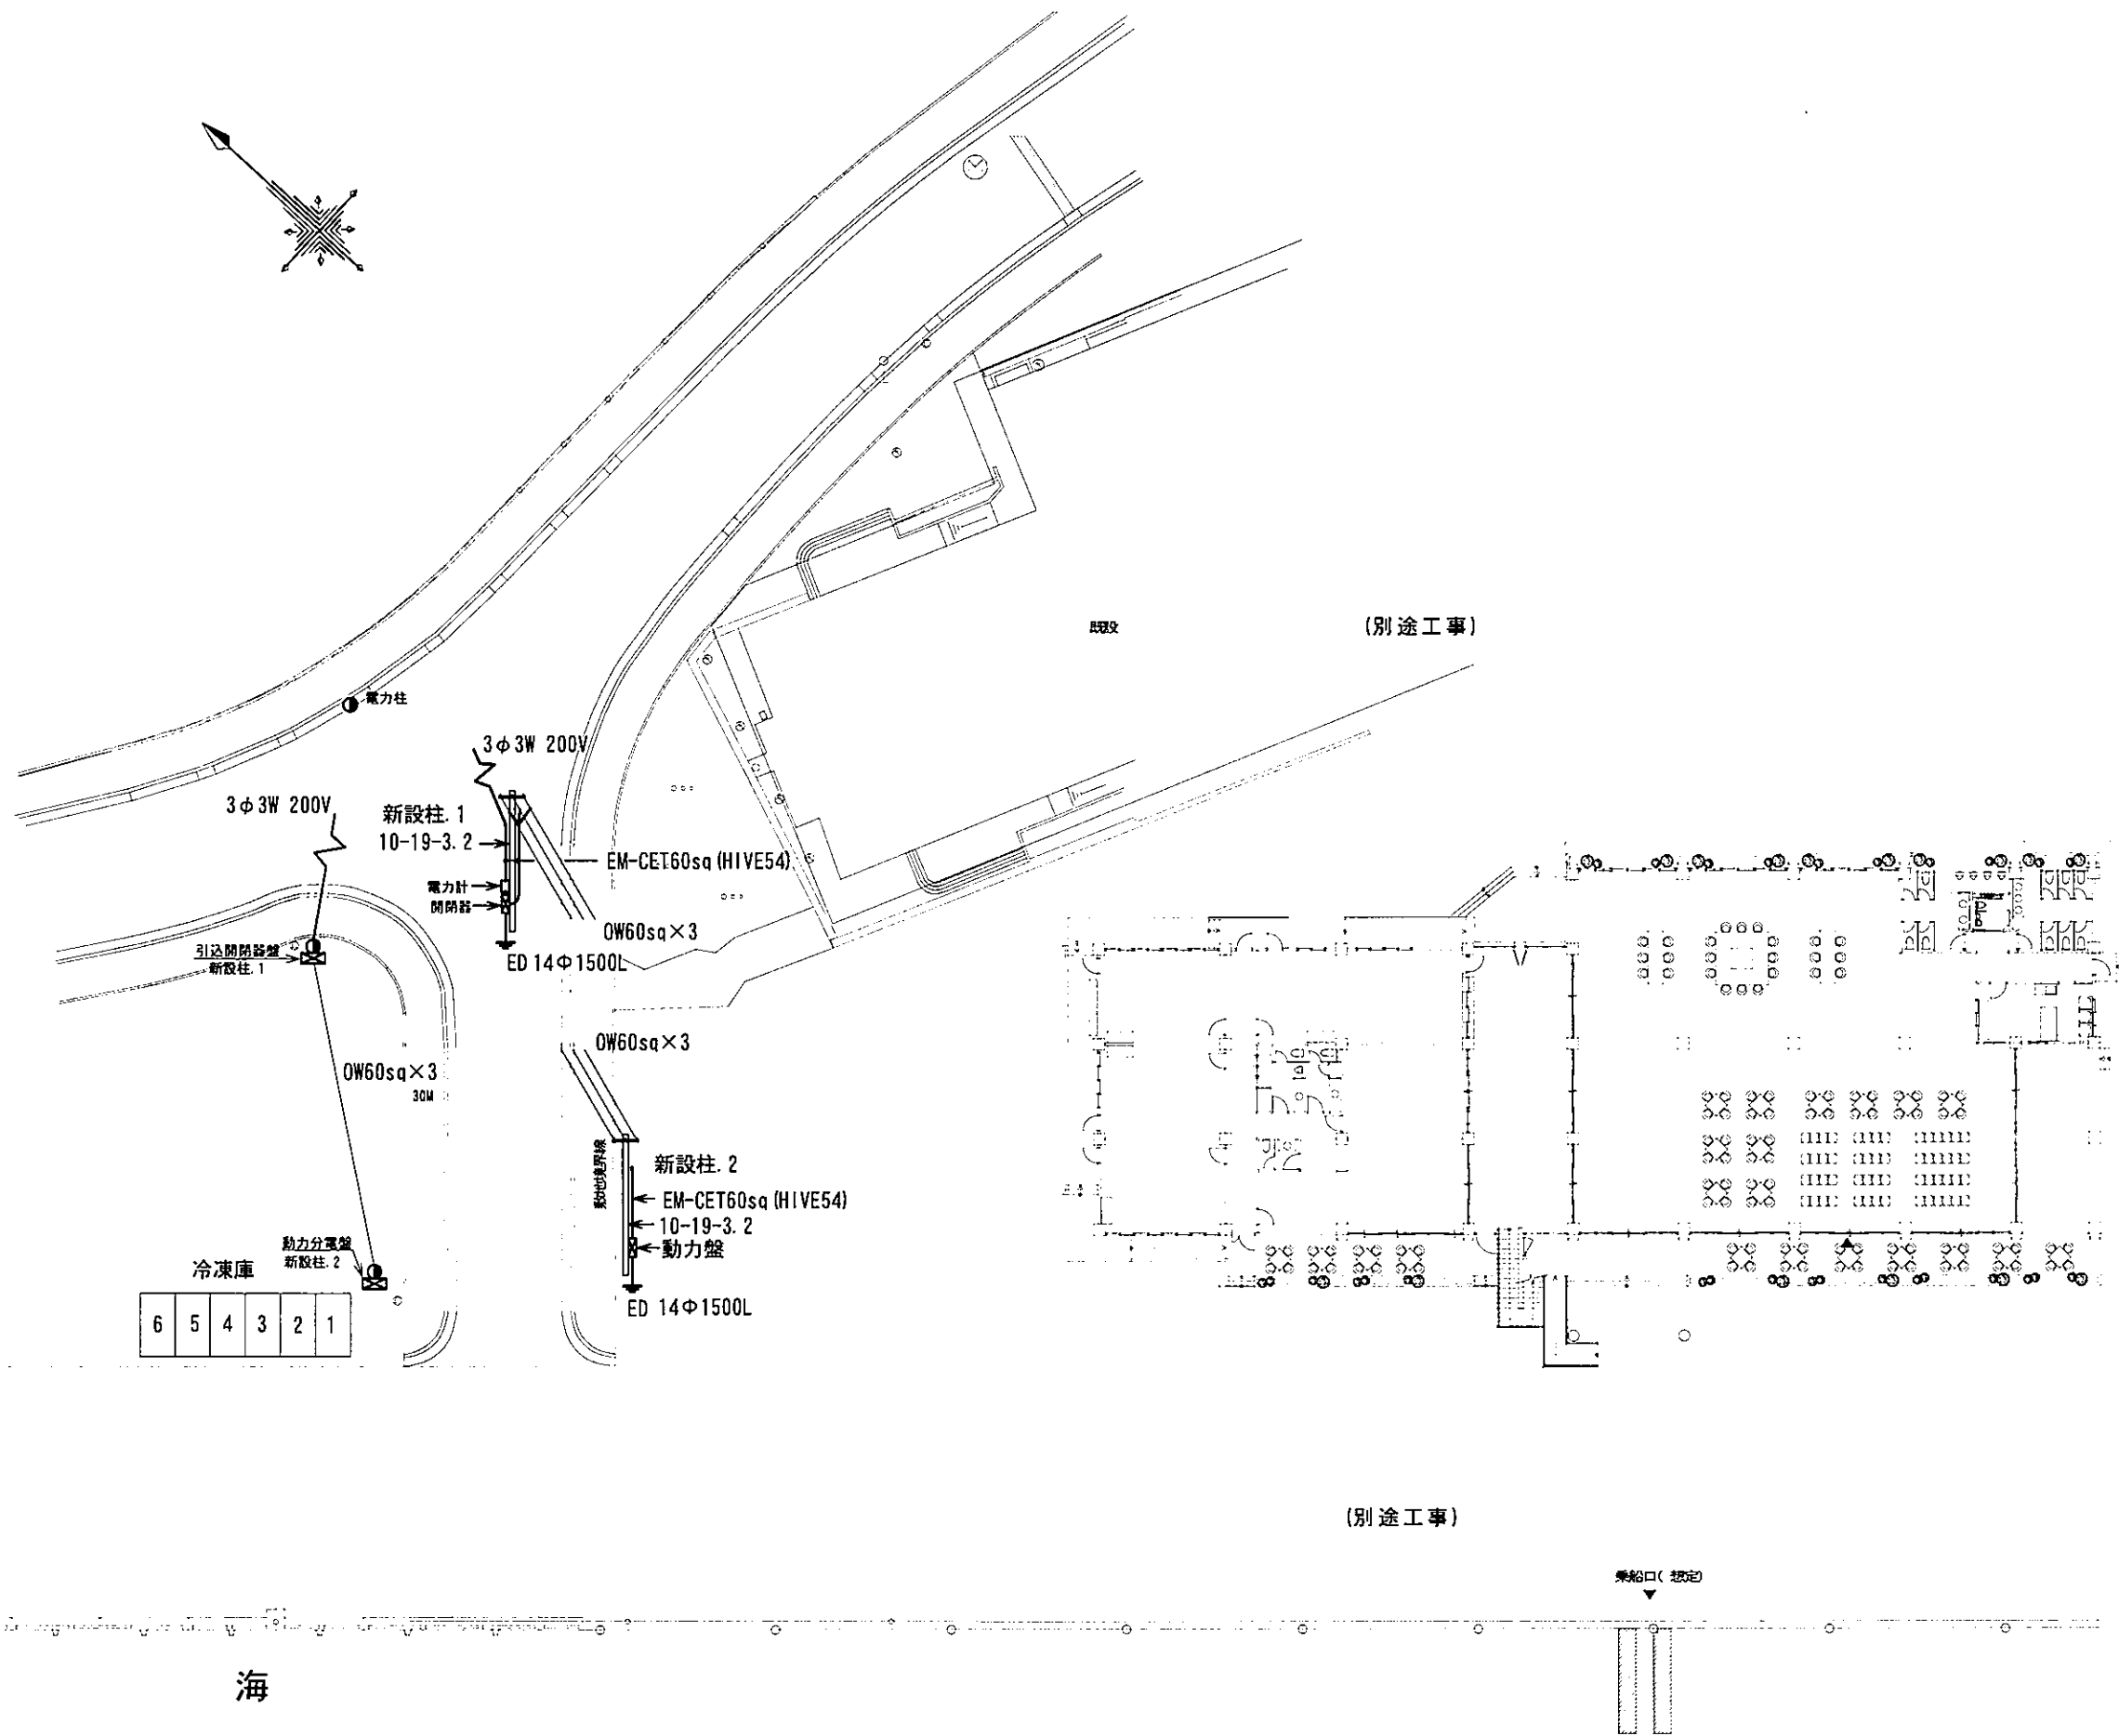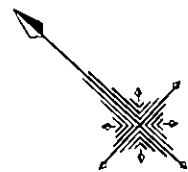

|     |                      |       |  |       |  |                         |                |
|-----|----------------------|-------|--|-------|--|-------------------------|----------------|
| 特 記 | 発注者<br>沖縄県花卉園芸農業協同組合 | 監 査 員 |  | 管理技術者 |  | 工事名称<br>花卉集荷場コンテナ電気配線工事 | 図面番号<br>構内配線図  |
|     |                      |       |  |       |  | 工事場所<br>久米島町字兼城港内       |                |
|     |                      |       |  |       |  |                         |                |
|     |                      |       |  |       |  |                         | 縮 尺<br>5=1/400 |

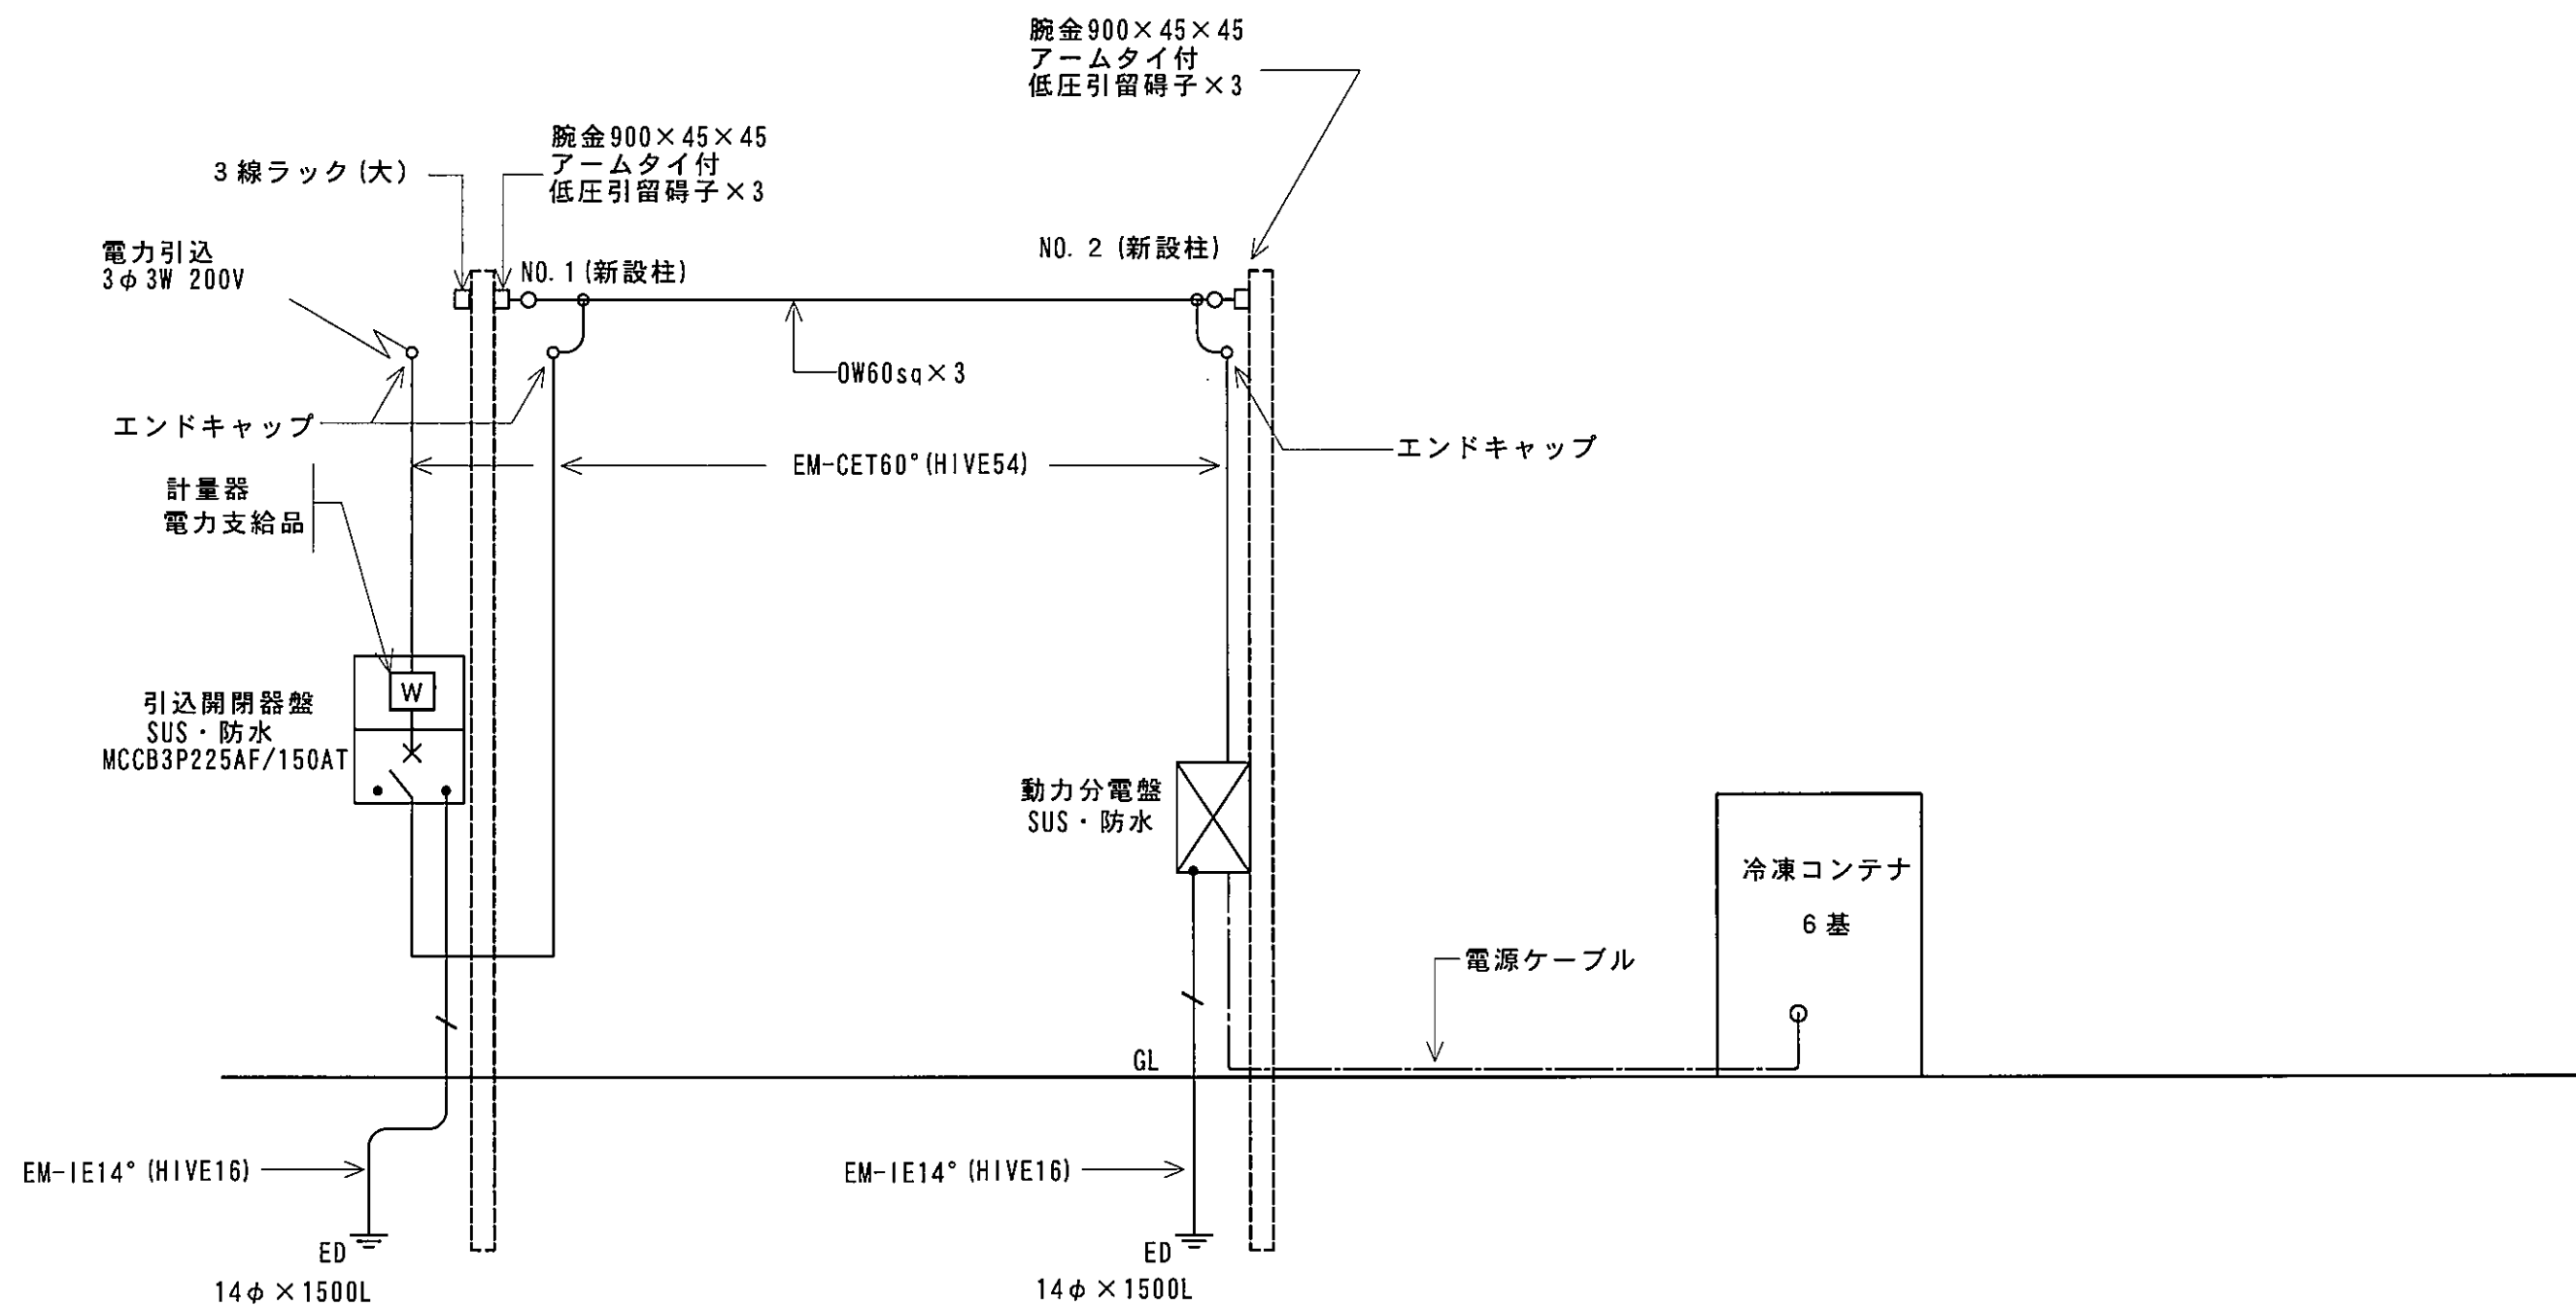

幹線系統図

|                  |                      |     |  |  |      |  |  |       |  |  |                         |      |      |
|------------------|----------------------|-----|--|--|------|--|--|-------|--|--|-------------------------|------|------|
| 特記               | 発注者<br>沖縄県花卉園芸農業協同組合 | 監督員 |  |  | 管理技師 |  |  | 調査員   |  |  | 工事名称<br>花卉集荷場コンテナ電気配線工事 | 図面名称 | 図面番号 |
|                  |                      |     |  |  |      |  |  | 現場代理人 |  |  |                         |      |      |
|                  |                      |     |  |  |      |  |  |       |  |  |                         |      |      |
| 工事場所<br>久米島町宇兼城内 |                      |     |  |  |      |  |  |       |  |  | 縮尺                      |      |      |